



# PRIMA

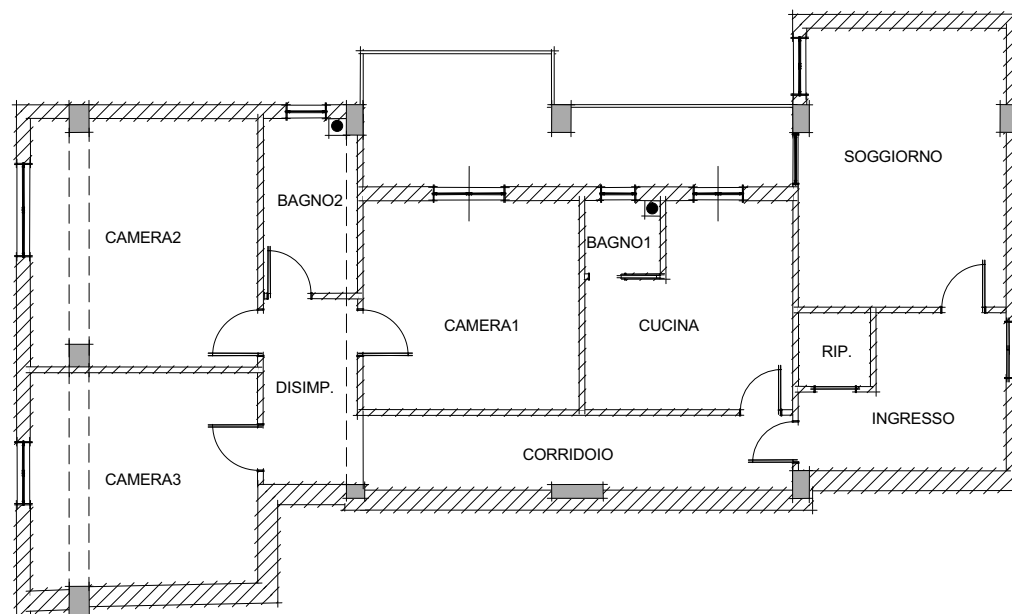

# DOPO

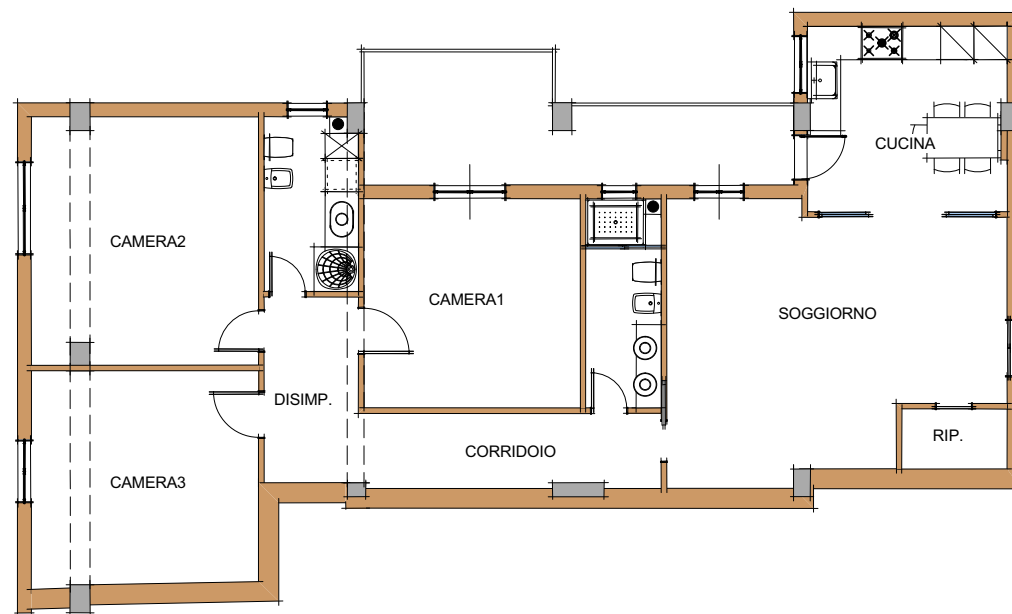


# RILIEVO E PROGETTO DEFINITIVO

TAVOLA IN FORMATO A4 - SCHIZZO NON IN SCALA

La proprietà e i diritti d'autore sono riservati a norma di legge. La pubblicazione o divulgazione può avvenire solo previo consenso.

© Arch.Tomaso Clivio 2011

# PRIMA BOZZA PROGETTUALE

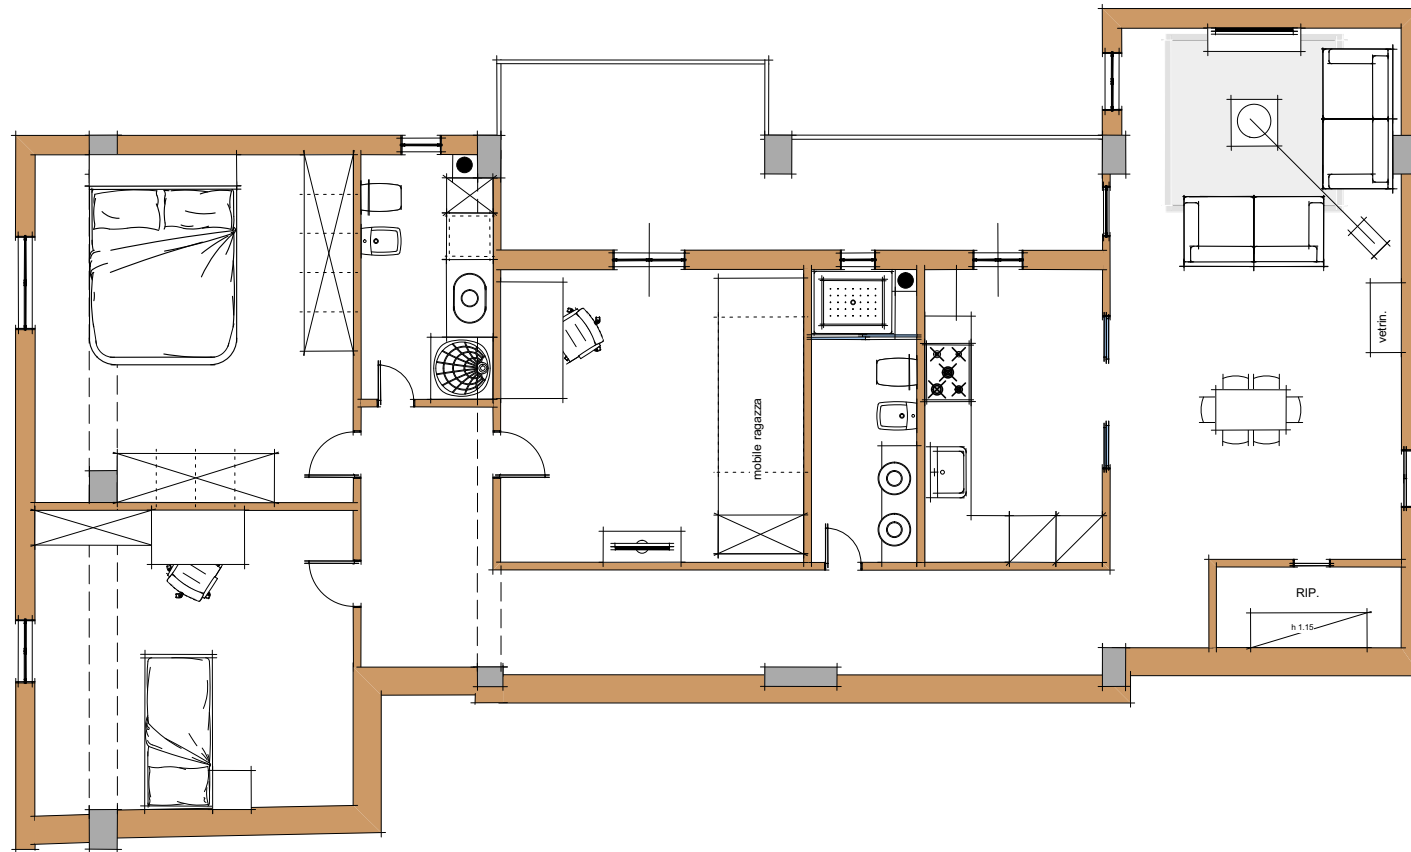


# PROGETTO-IDEA

TAVOLA IN FORMATO A4 - SCHIZZO NON IN SCALA

La proprietà e i diritti d'autore sono riservati a norma di legge. La pubblicazione o divulgazione può avvenire solo previo consenso.

© Arch.Tomaso Clivio 2011

# VARIANTE 1

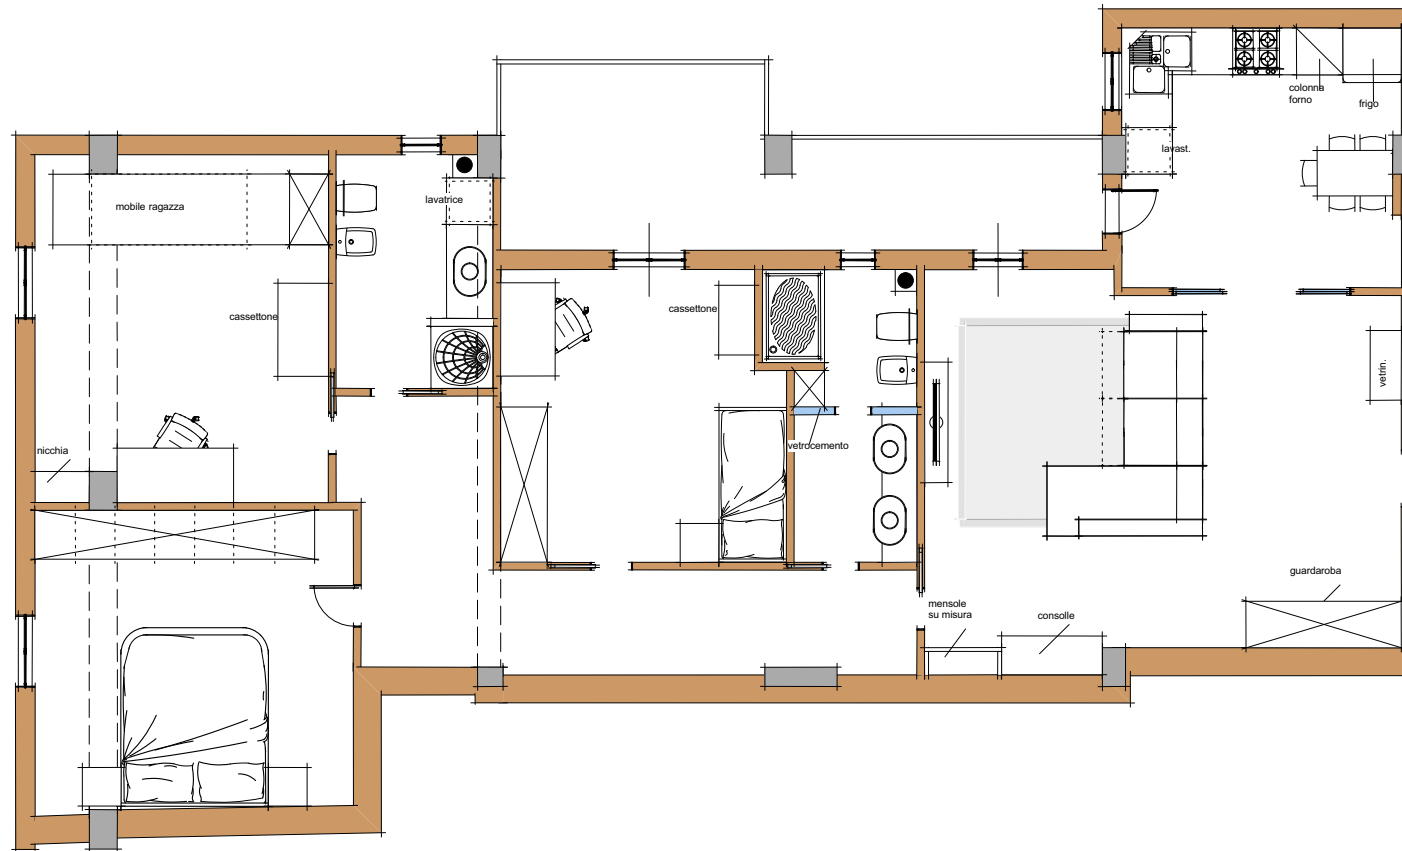

# VARIANTE AL PROGETTO-IDEA

TAVOLA IN FORMATO A4 - SCHIZZO NON IN SCALA

La proprietà e i diritti d'autore sono riservati a norma di legge. La pubblicazione o divulgazione può avvenire solo previo consenso.

© Arch. Tomaso Clivio 2011

# PROGETTO DEFINITIVO

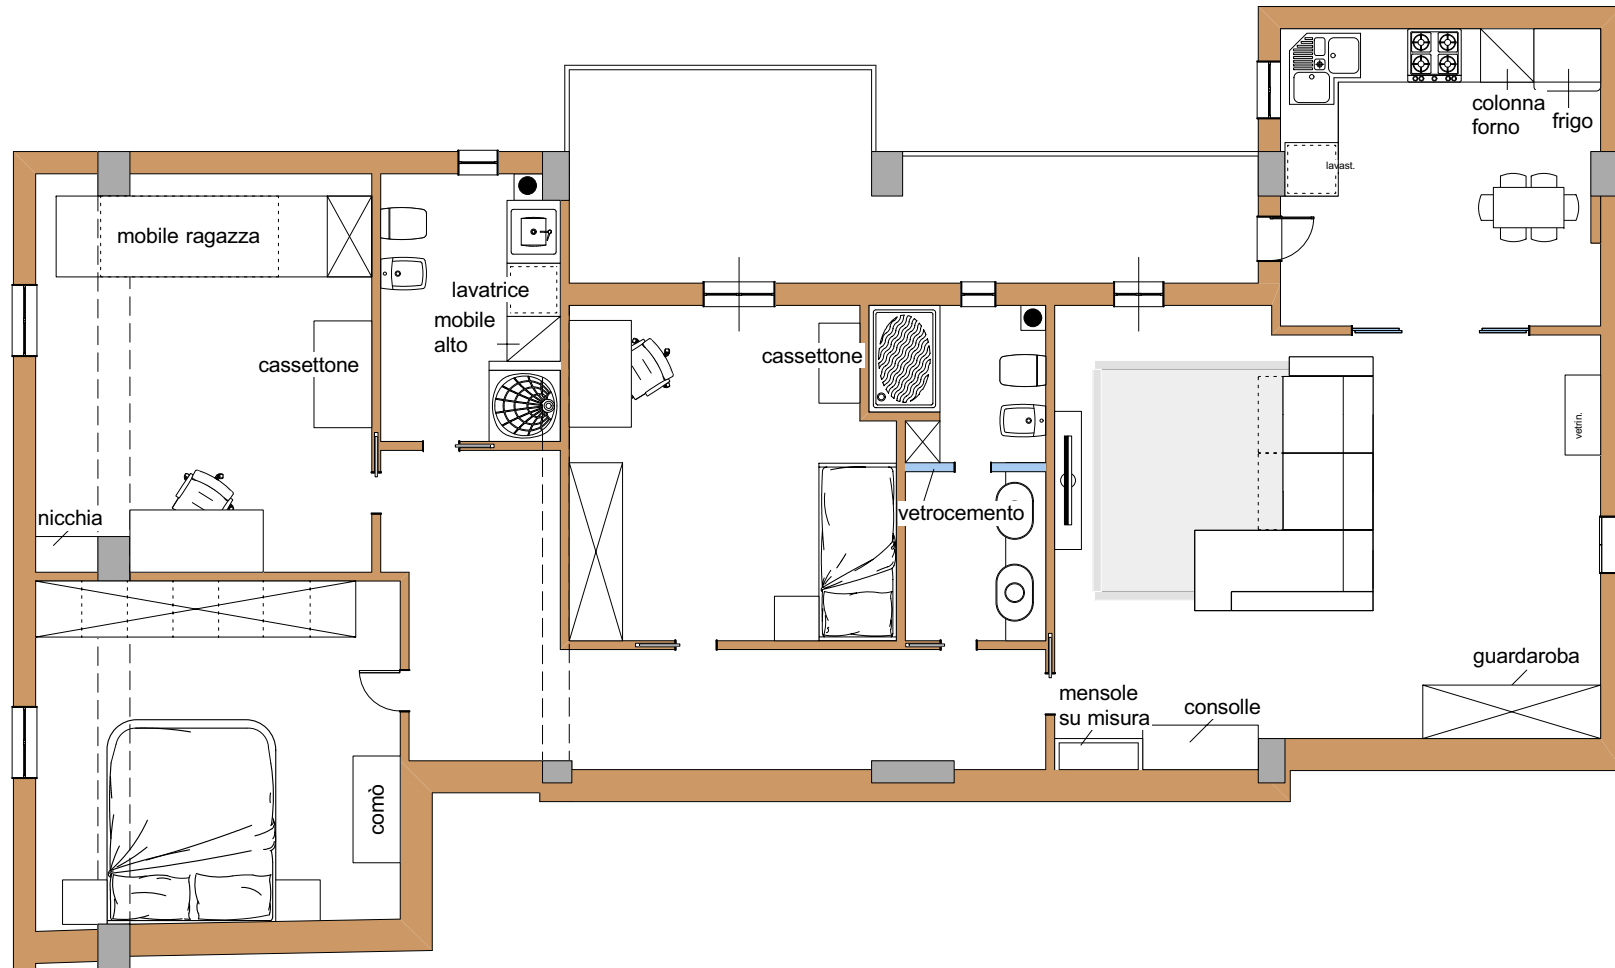



TAVOLA IN FORMATO A4 - SCHIZZO SCALA 1:100

# PROGETTO ARCHITETTONICO

La proprietà e i diritti d'autore sono riservati a norma di legge. La pubblicazione o divulgazione può avvenire solo previo consenso.

© Arch. Tomaso Clivio 2011

# APPROFONDIMENTO 1

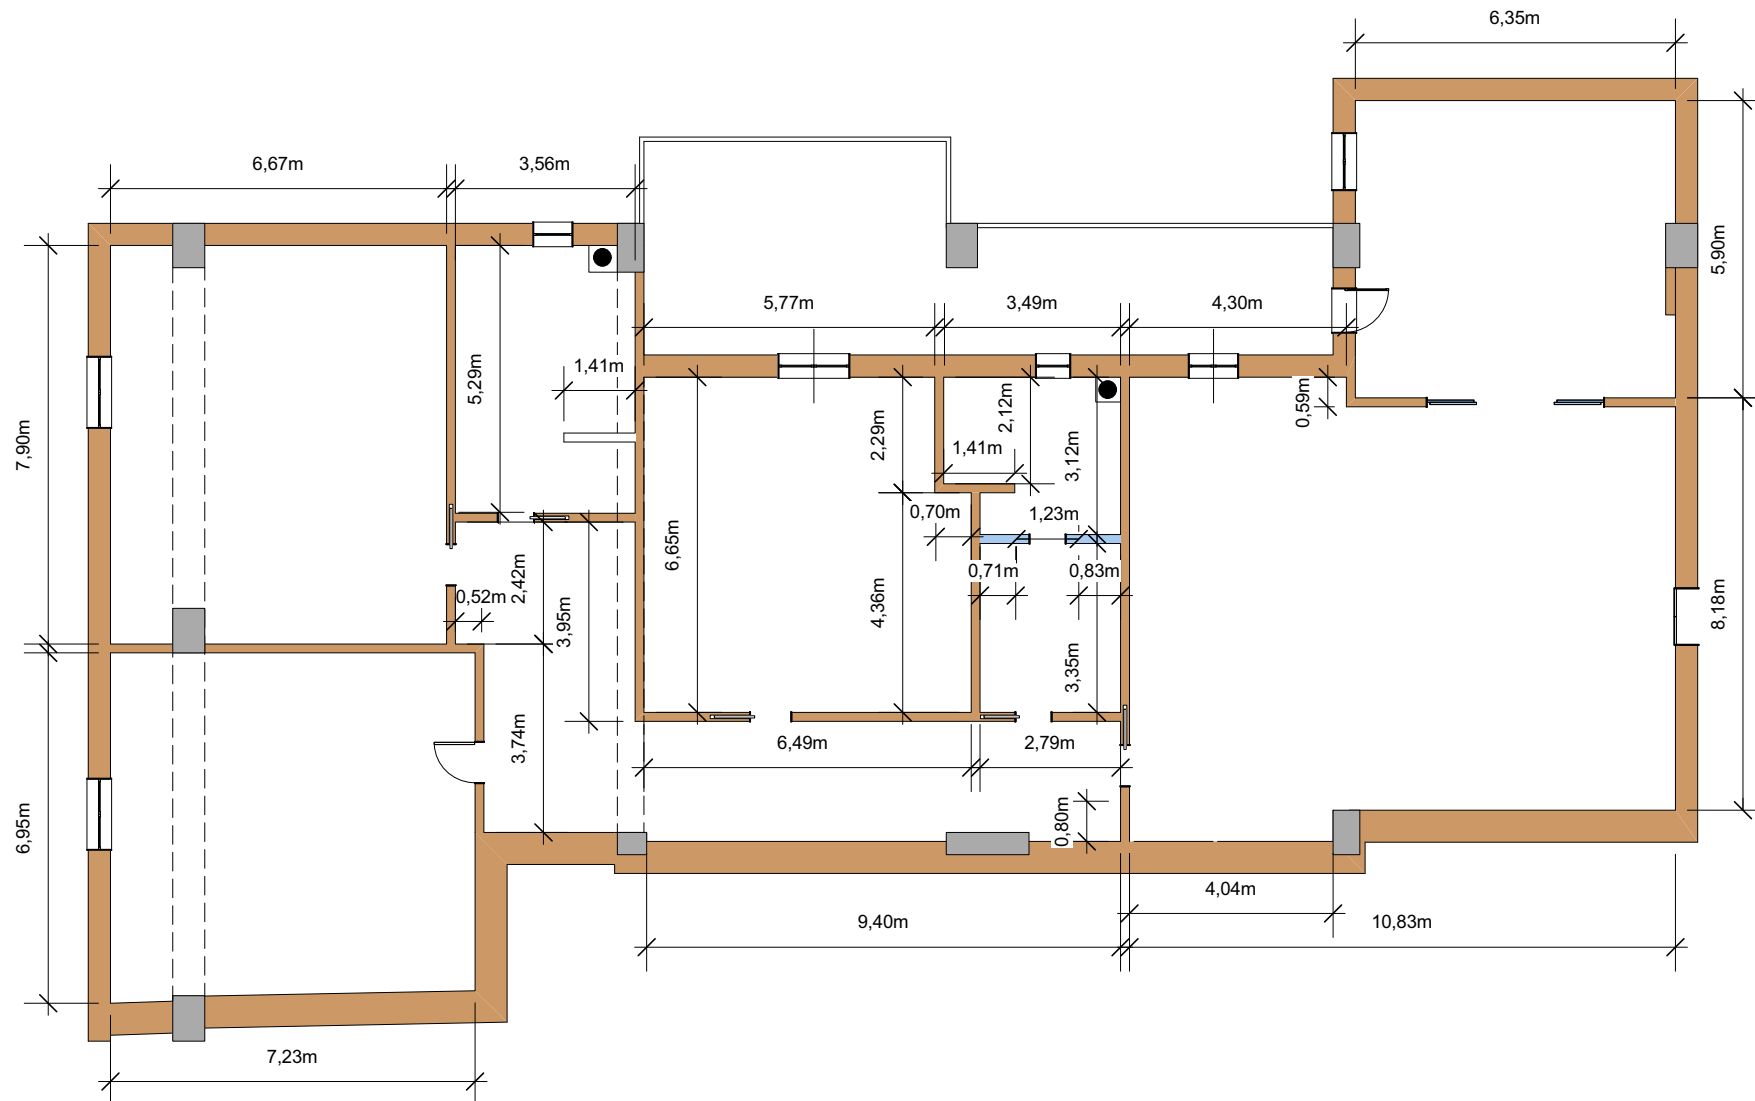

# TAVOLA QUOTE E MISURE

TAVOLA IN FORMATO A4 - SCHIZZO SCALA 1:100

La proprietà e i diritti d'autore sono riservati a norma di legge. La pubblicazione o divulgazione può avvenire solo previo consenso.

© Arch.Tomaso Clivio 2011

SCHEMA ILLUMINAZIONE

- ⊗ Plafoniera
- ⊕ Piantana
- + Lampada a sospensione
- Applique
- ⊕ Faretto
- ▬ Barre led

MODELLO CASSETTO

- 503
- 504

SCHEMA IMPIANTO ELETTRICO

- |                            |                               |
|----------------------------|-------------------------------|
| ⏏ Presa                    | ⏏ Presa di Rete               |
| ⏏ Presa comandata          | ☎ Citofono                    |
| ⏏ Presa forza motrice      | ⚠ Sensore Allarme Perimetrale |
| ⏏ Interruttore             | ⚠ Sensore Allarme Volumetrico |
| ⏏ Differenziale            | ⚠ Sirena Allarme Volumetrico  |
| ⏏ Interruttore per esterni | ⚠ Sensore Allarme Contatto    |
| ☎ Presa Telefono           | ⚠ Dolby Surround              |
| ⏏ Presa Televisore         | ⏏ Climatizzatore              |

# APPROFONDIMENTO 2

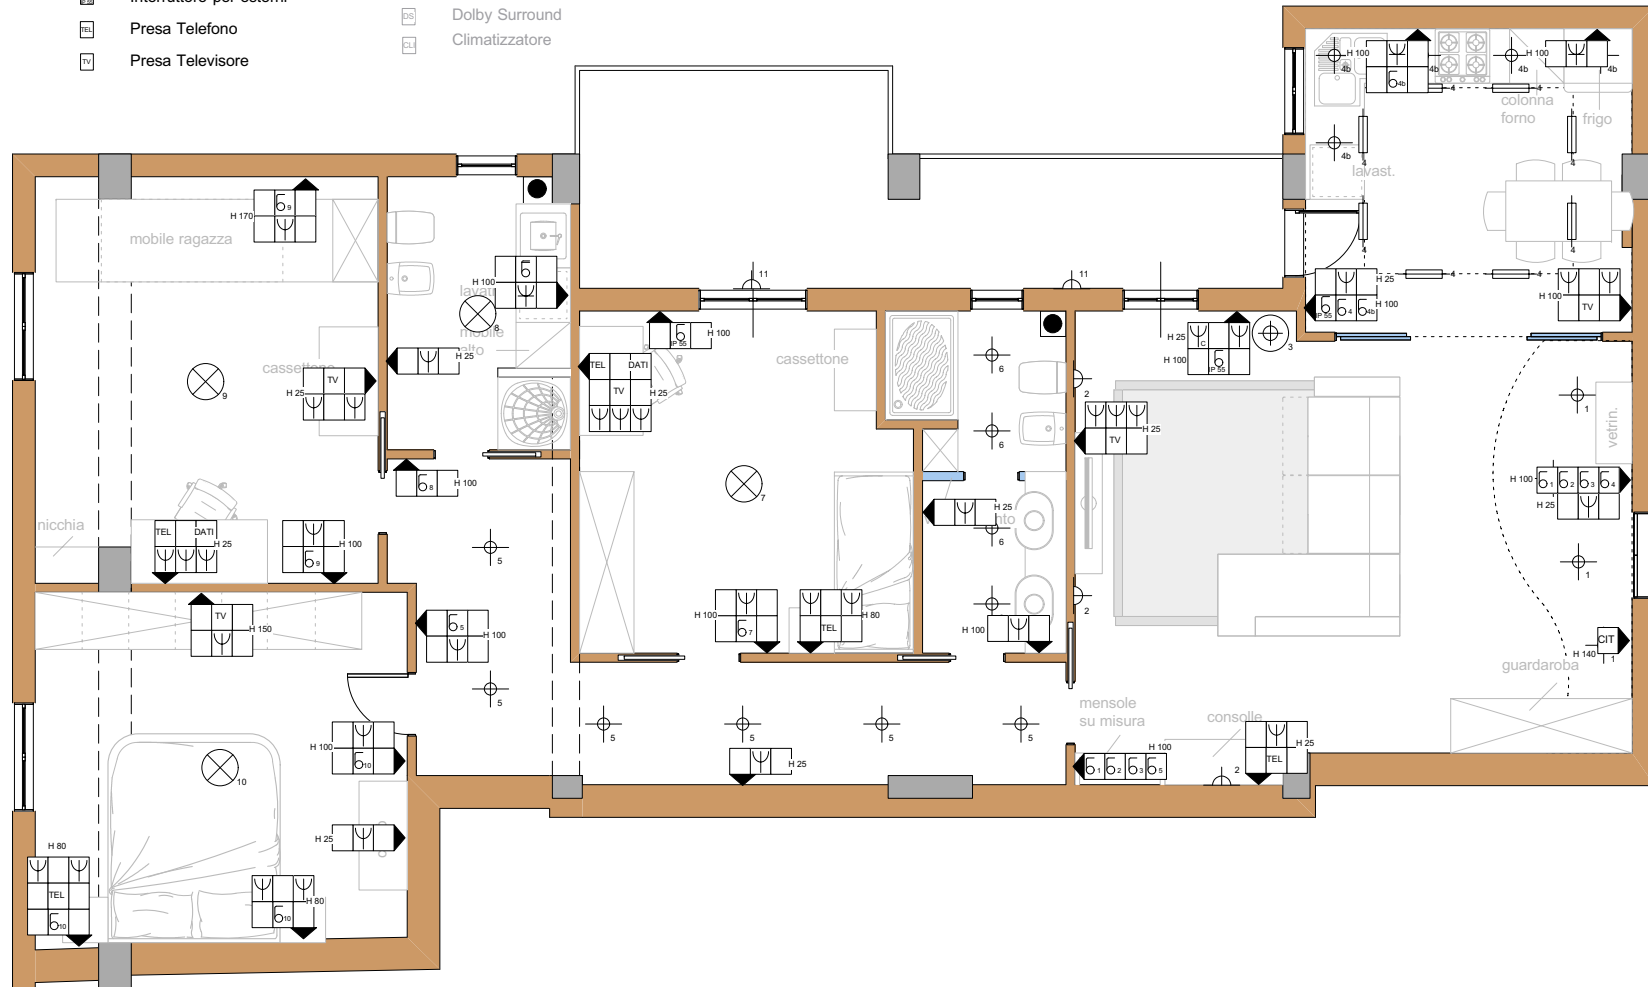


TAVOLA IN FORMATO A4 - SCHIZZO SCALA 1:100

# IMP. ELETTRICO E ILLUMINAZIONE

La proprietà e i diritti d'autore sono riservati a norma di legge. La pubblicazione o divulgazione può avvenire solo previo consenso.

© Arch.Tomaso Clivio 2011

# APPROFONDIMENTO 3

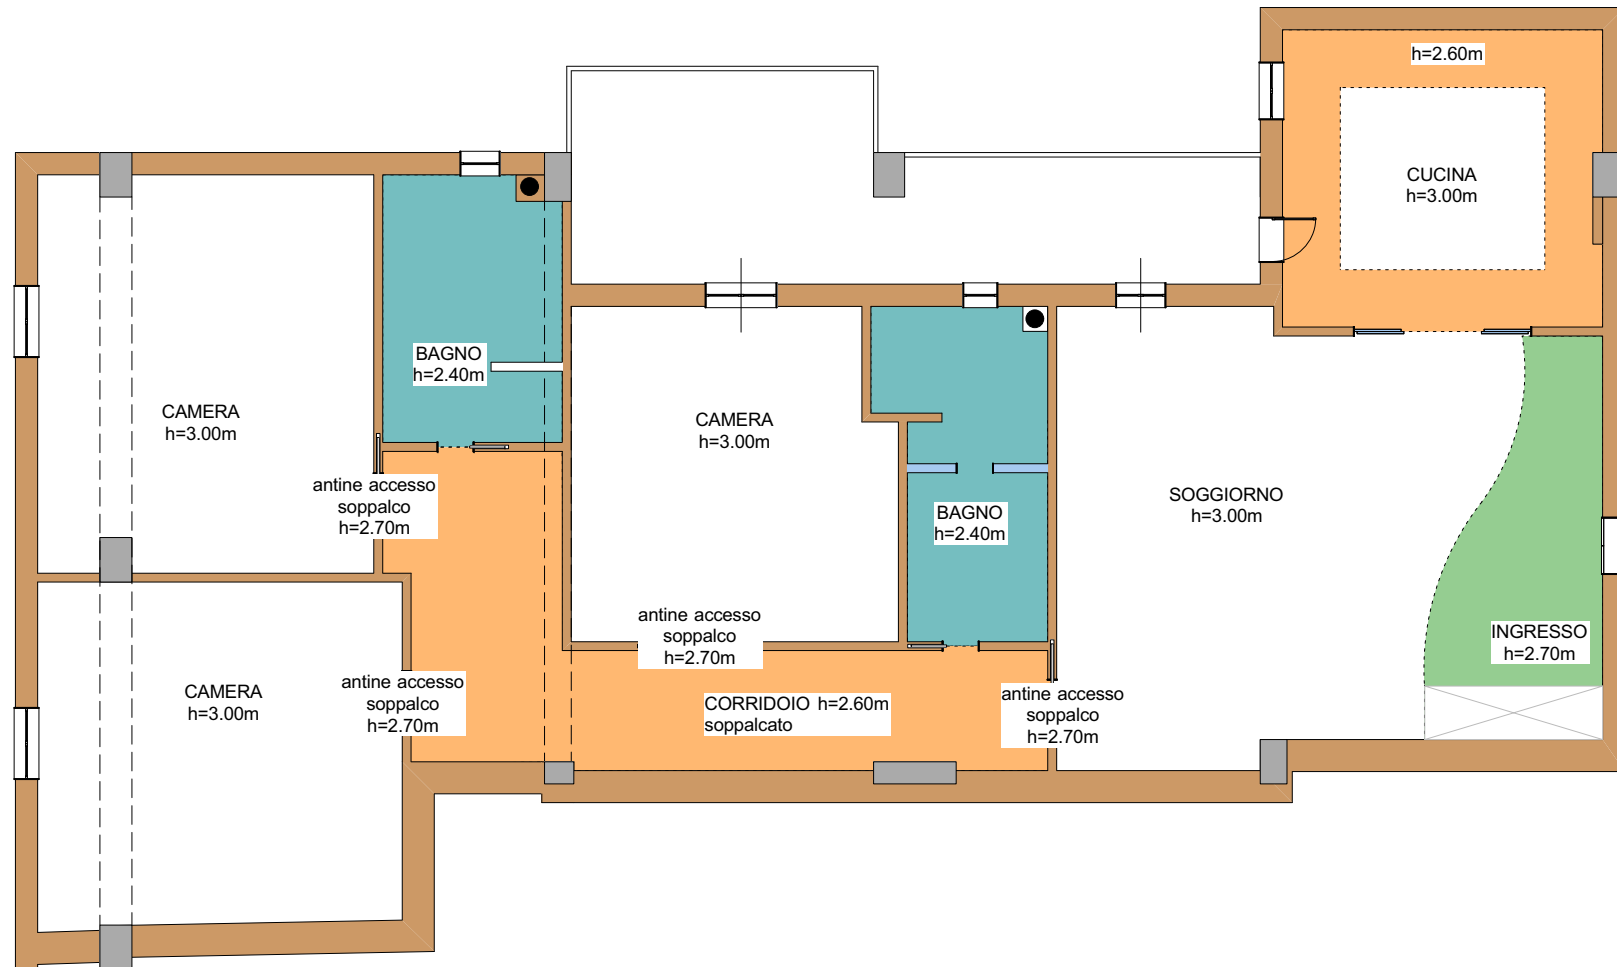


TAVOLA IN FORMATO A4 - SCHIZZO SCALA 1:100

# TAVOLA DEI CONTROSOFFITTI

La proprietà e i diritti d'autore sono riservati a norma di legge. La pubblicazione o divulgazione può avvenire solo previo consenso.

© Arch.Tomaso Clivio 2011



TAVOLA IN FORMATO A4 - VISTA FOTOREALISTICA

# MODELLAZIONE E RENDERING

La proprietà e i diritti d'autore sono riservati a norma di legge. La pubblicazione o divulgazione può avvenire solo previo consenso.

© Arch.Tomaso Clivio 2011

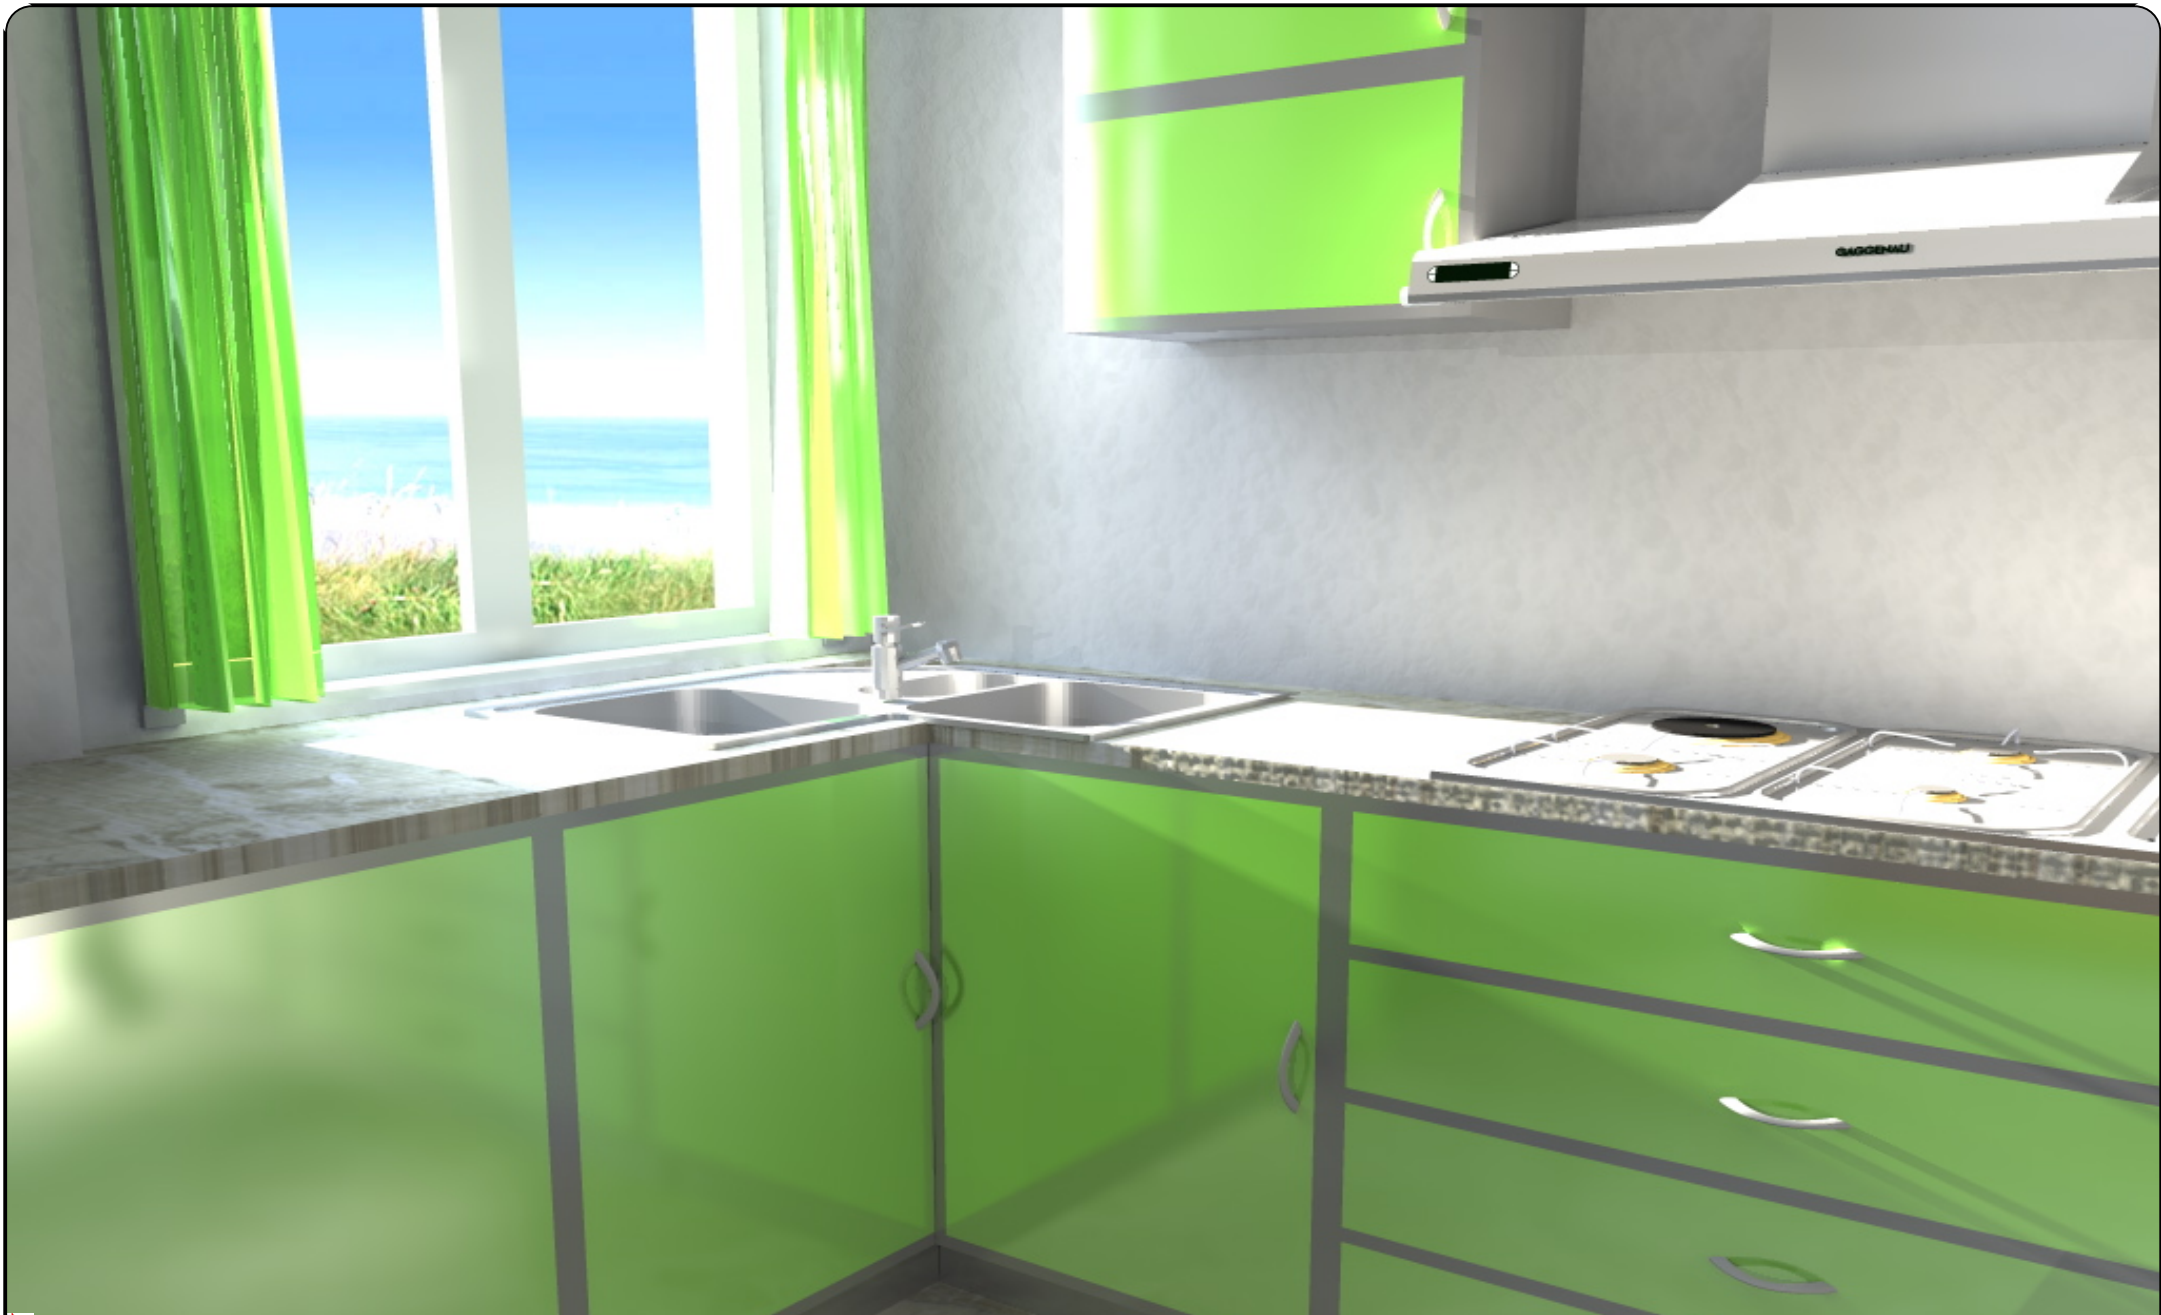


TAVOLA IN FORMATO A4 - VISTA FOTOREALISTICA

# MODELLAZIONE E RENDERING

La proprietà e i diritti d'autore sono riservati a norma di legge. La pubblicazione o divulgazione può avvenire solo previo consenso.

© Arch.Tomaso Clivio 2011



TAVOLA IN FORMATO A4 - VISTA FOTOREALISTICA

# MODELLAZIONE E RENDERING

La proprietà e i diritti d'autore sono riservati a norma di legge. La pubblicazione o divulgazione può avvenire solo previo consenso.

© Arch.Tomaso Clivio 2011



TAVOLA IN FORMATO A4 - VISTA FOTOREALISTICA

# MODELLAZIONE E RENDERING

La proprietà e i diritti d'autore sono riservati a norma di legge. La pubblicazione o divulgazione può avvenire solo previo consenso.

© Arch.Tomaso Clivio 2011

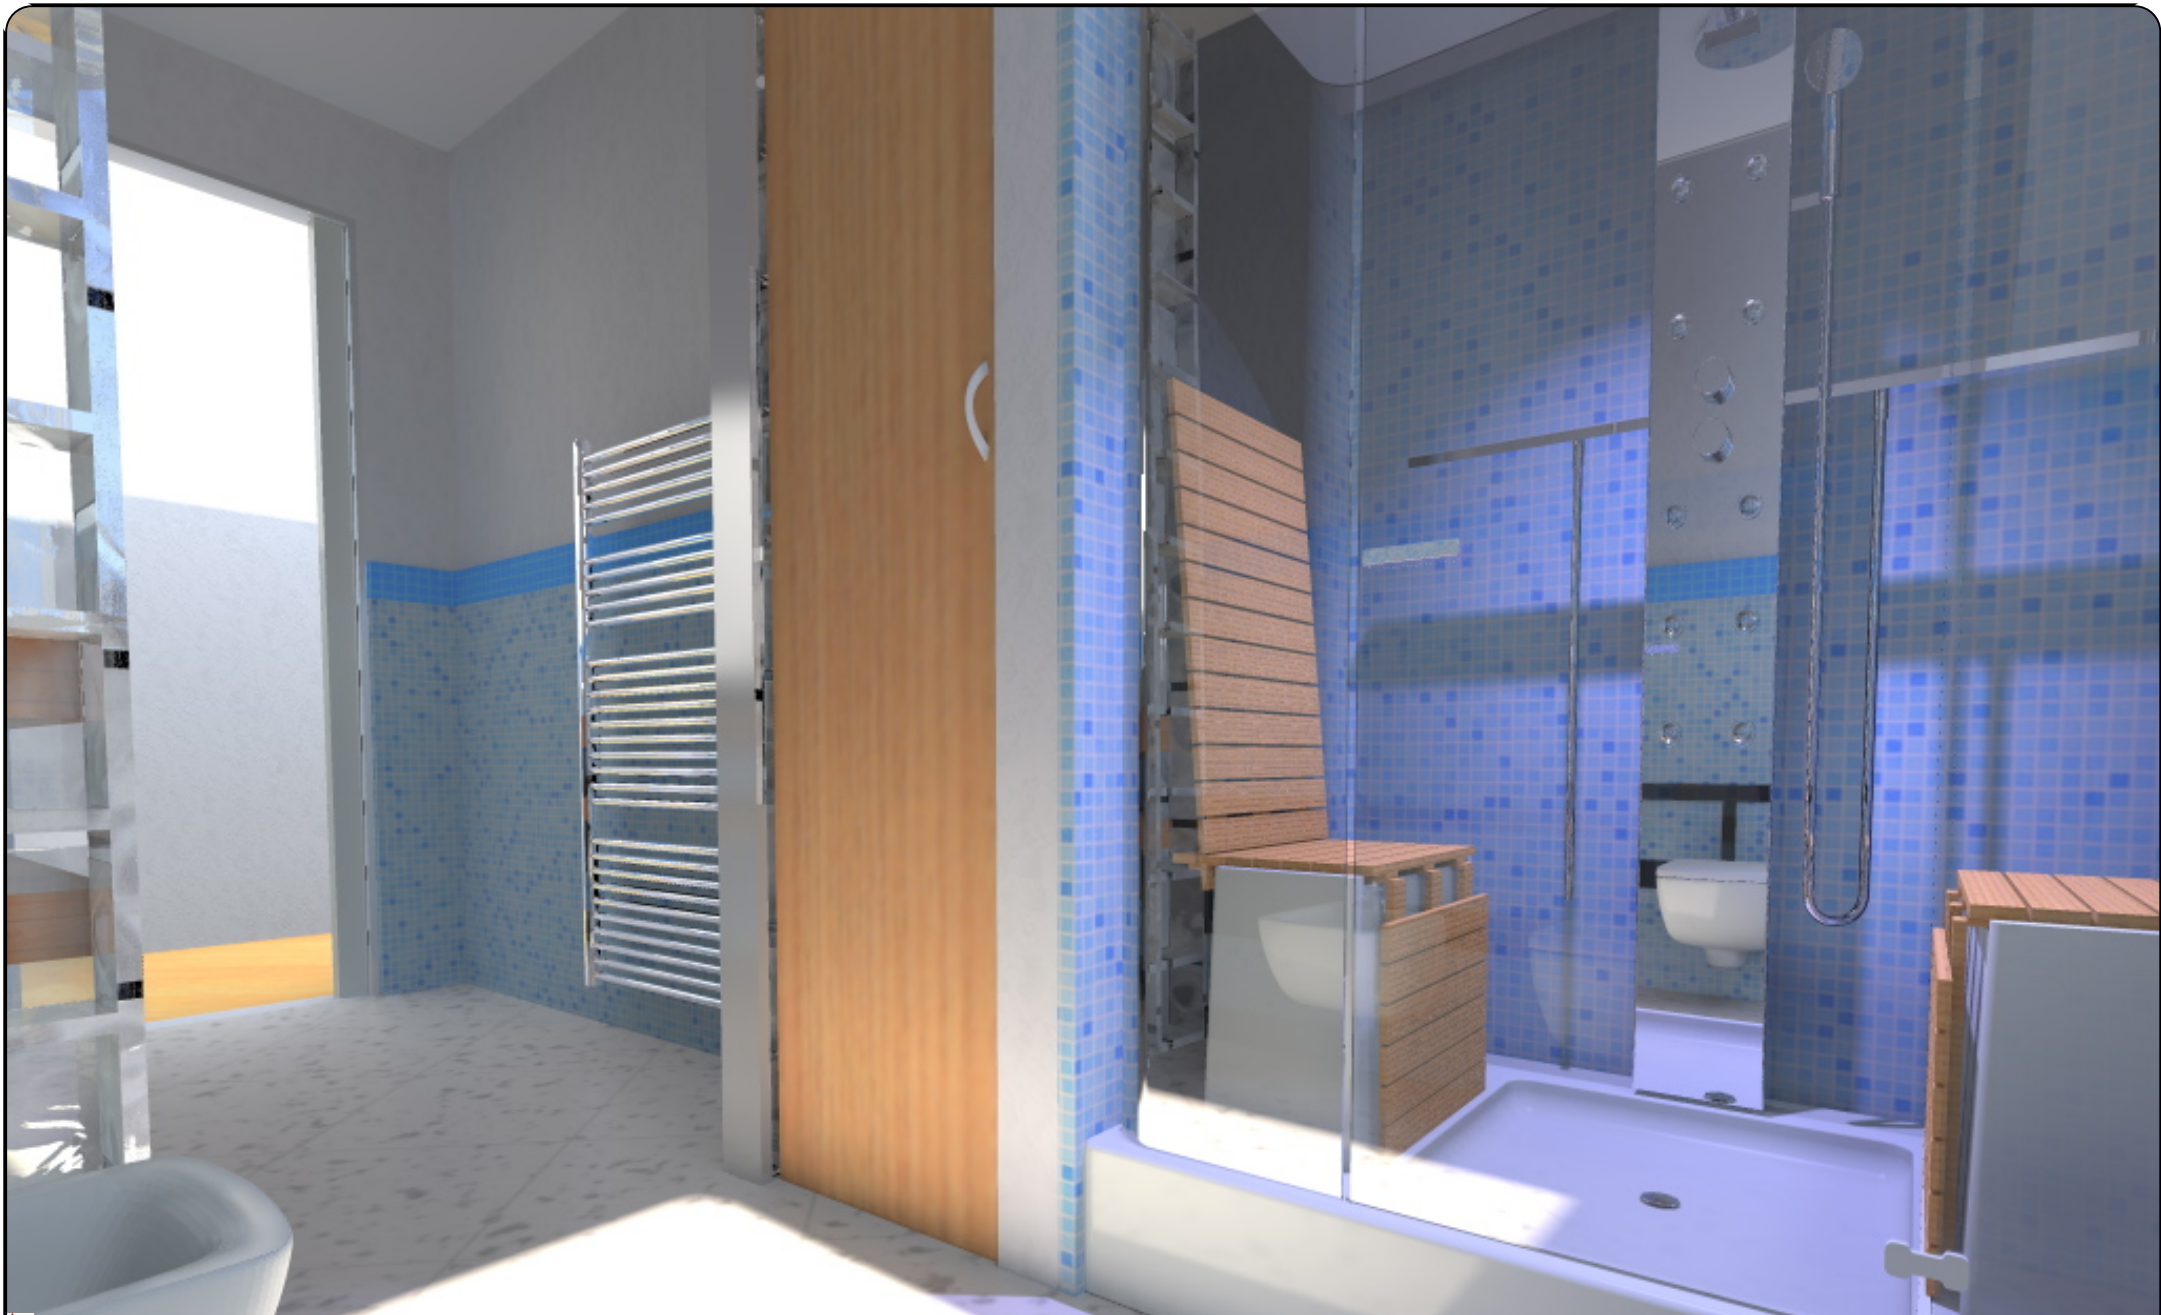


TAVOLA IN FORMATO A4 - VISTA FOTOREALISTICA

# MODELLAZIONE E RENDERING

La proprietà e i diritti d'autore sono riservati a norma di legge. La pubblicazione o divulgazione può avvenire solo previo consenso.

© Arch.Tomaso Clivio 2011