

SCHEMA ILLUMINAZIONE

- ⊗ Plafoniera
- ⊕ Piantana
- + Lampada a sospensione
- └ Applique
- ⊕ Faretto
- ▬ Barre led

MODELLO CASSETTO

- 503 □ 504

SCHEMA IMPIANTO ELETTRICO

- ⊕ Presa
- ⊕ Presa comandata
- ⊕ Presa forza motrice
- ⊕ Interruttore
- ⊕ Differenziale
- ⊕ Interruttore per esterni
- TEL Presa Telefono
- TV Presa Televisore
- RF Presa di Rete
- CF Citofono
- AP Sensore Allarme Perimetrale
- AV Sensore Allarme Volumetrico
- SA Sirena Allarme Volumetrico
- AC Sensore Allarme Contatto
- DS Dolby Surround
- CL Climatizzatore

L'impianto della cucina va verificato in base allo schema tecnico che verrà fornito dalla ditta installatrice.

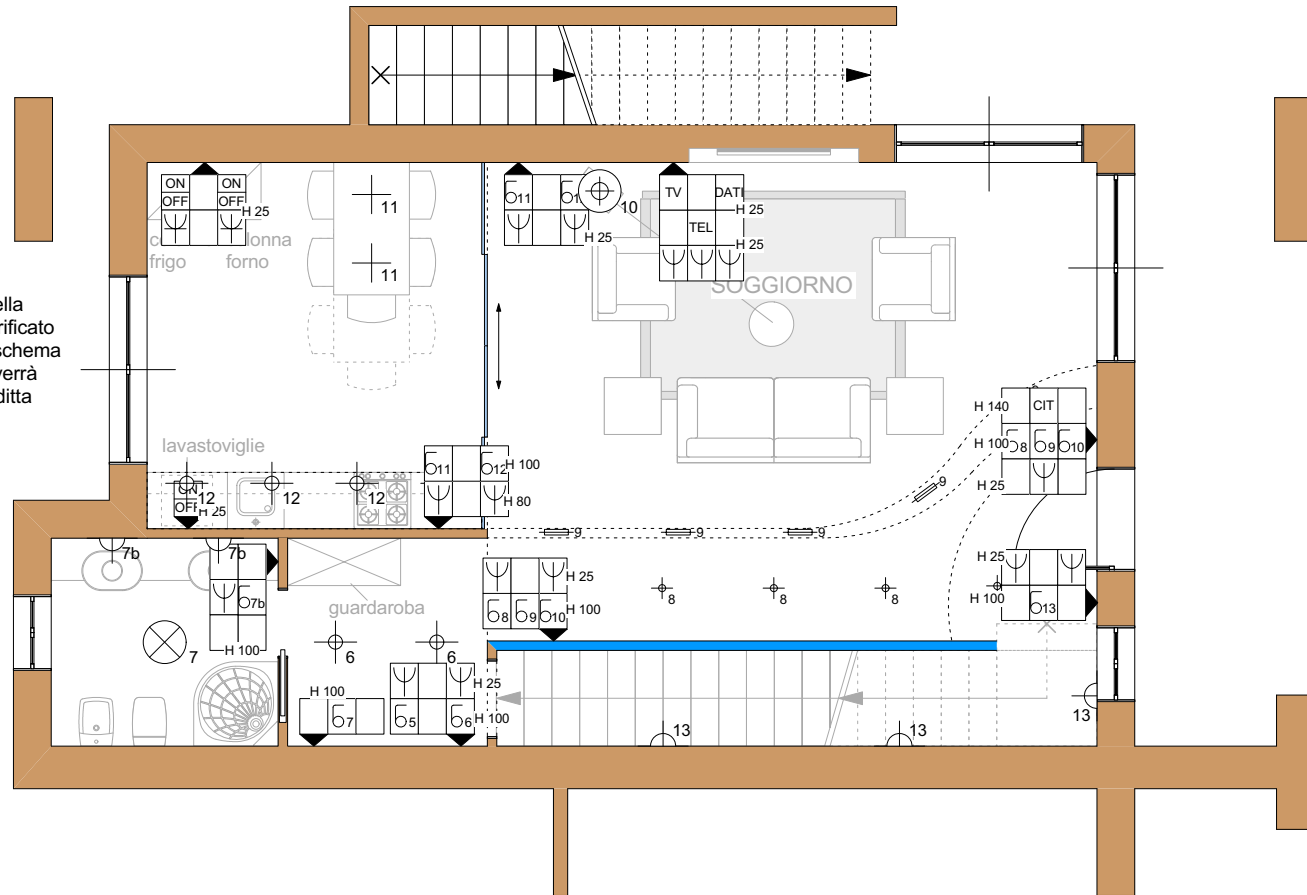


TAVOLA IN FORMATO A4 - SCHIZZO SCALA 1:100

# TAVOLA IMPIANTO ELETTRICO

La proprietà e i diritti d'autore sono riservati a norma di legge. La pubblicazione o divulgazione può avvenire solo previo consenso.

© Arch.Tomaso Clivio 2011